



# PROJEKT BUDOWLANY MŁODZIEŻOWEGO OŚRODKA WYCHOWAWCZEGO W REMBOWIE

PIWNICA  
skala 1:50

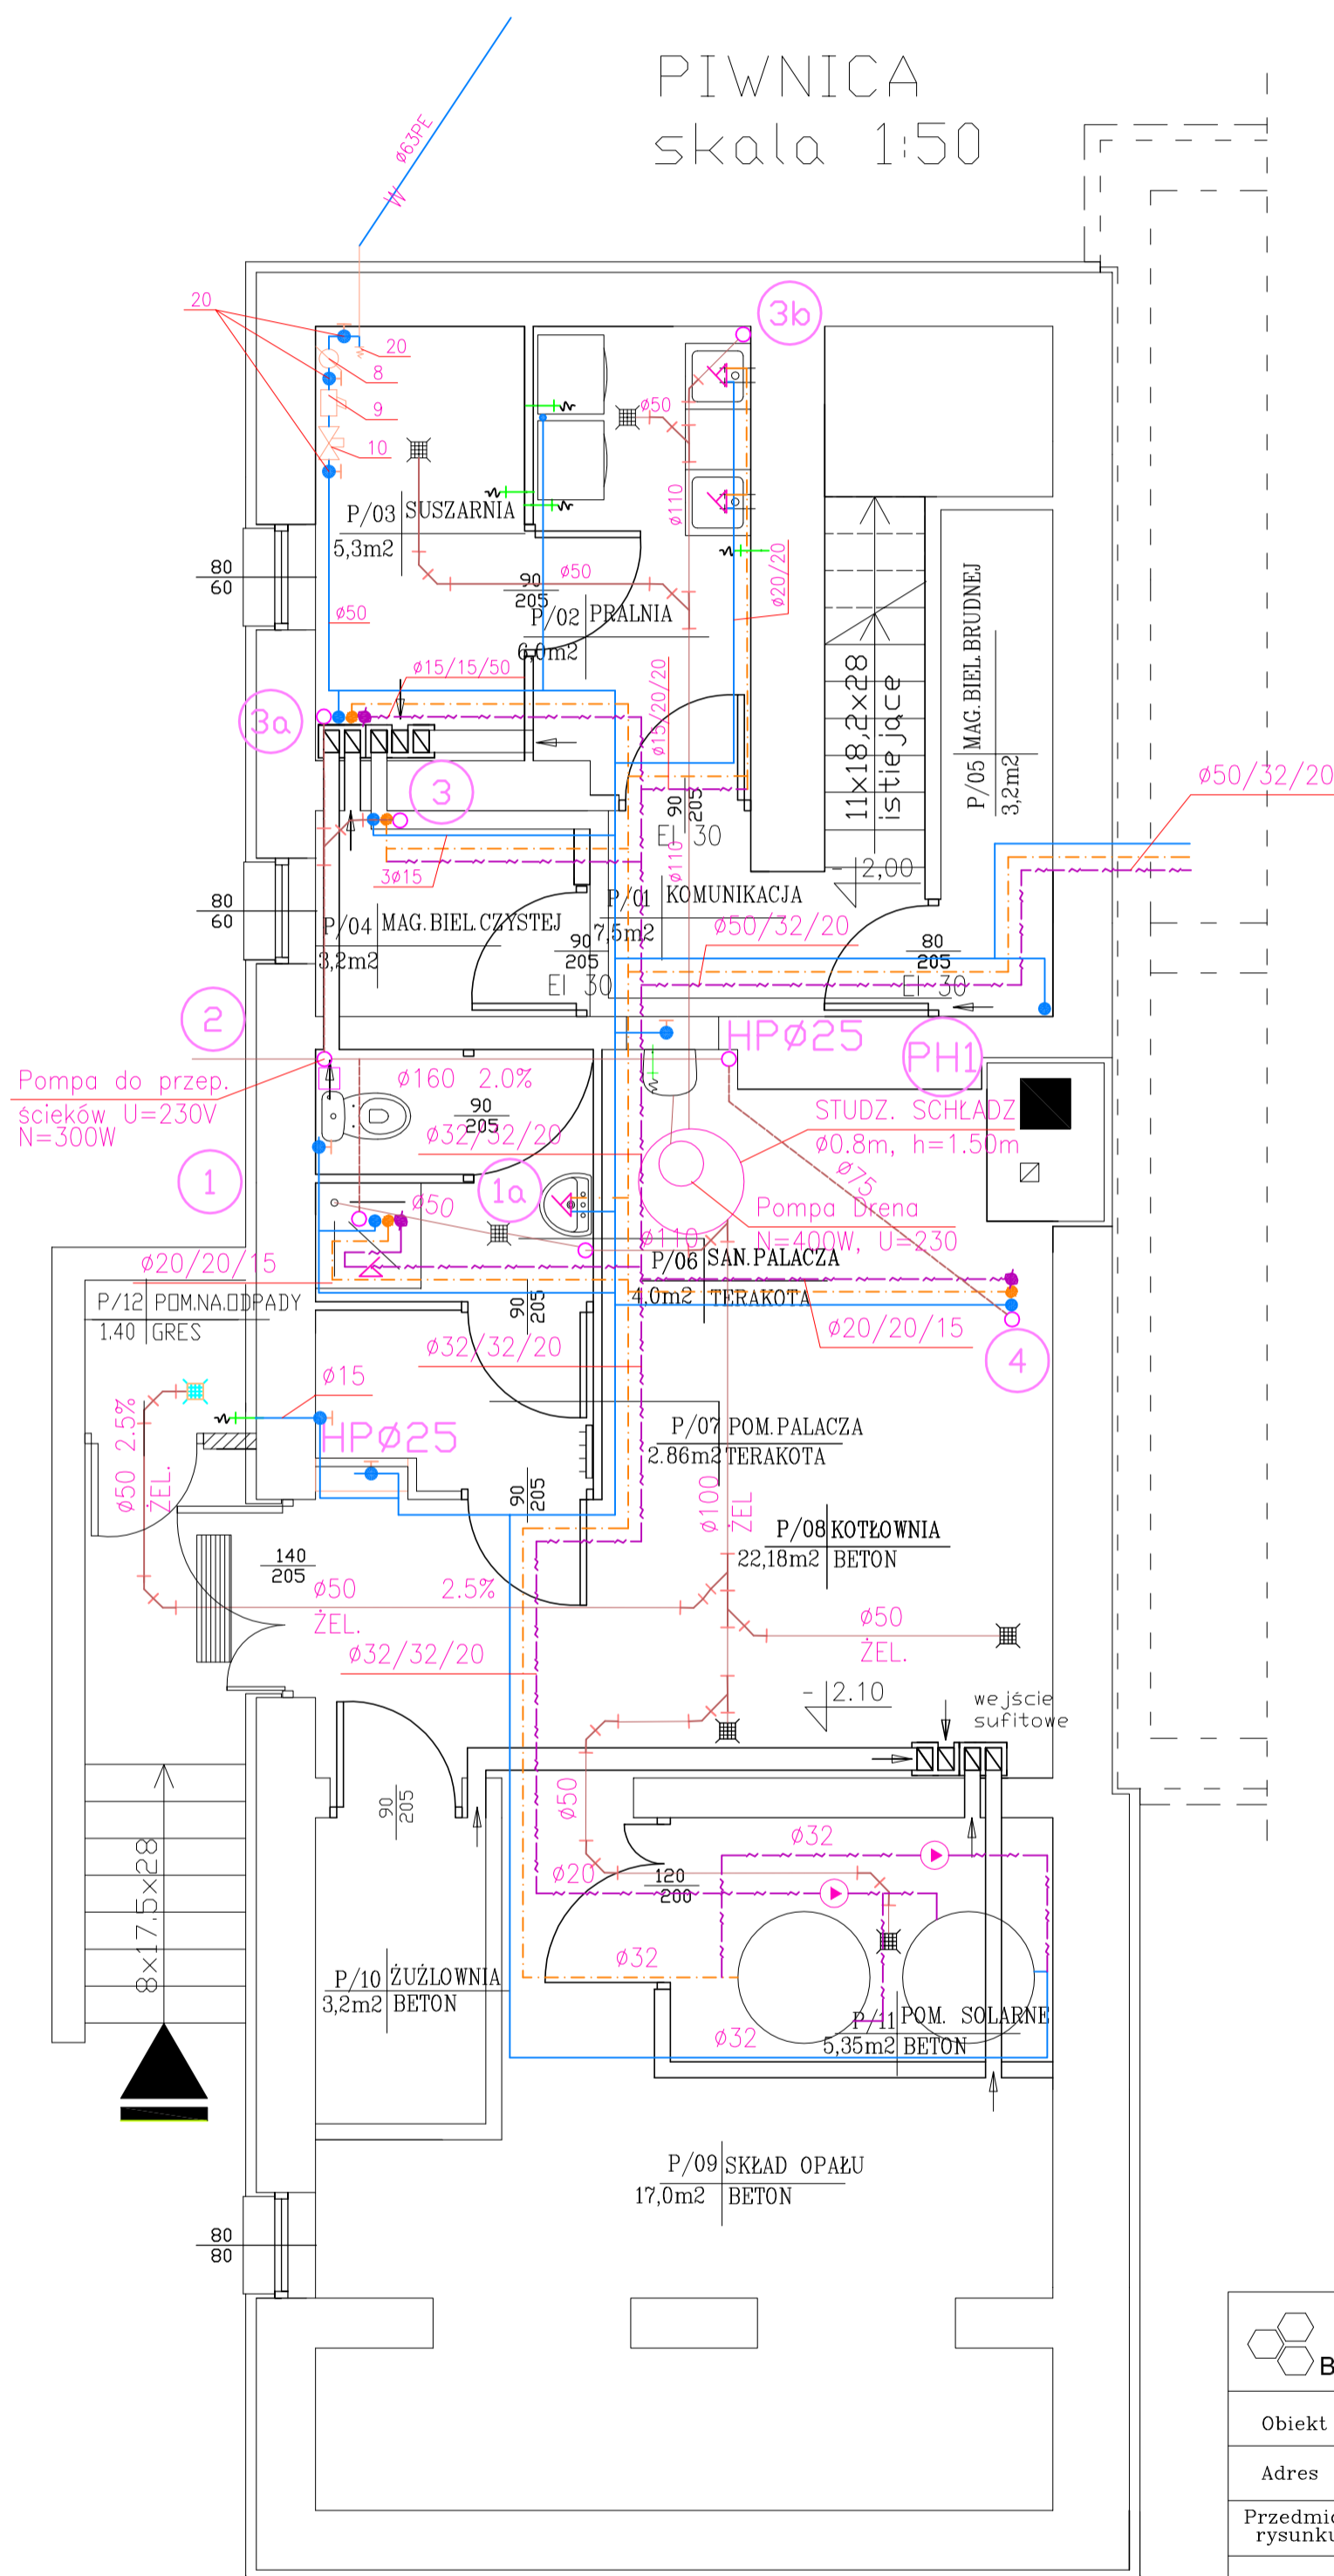

 <b>PPU "BUDMA"</b> Kielce ul. Hauke-Bosaka 9				
Obiekt	Młodzieżowy Ośrodek Wychowawczy w Rembowie gm. Raków			
Adres	msc. Rembów, gm. Raków Dz. Nr 736			
Przedmiot rysunku	PRZUT PIWNIC - INSTALACJA WOD.-KAN.			
	Rys. nr 2			
	Skala 1:50			
	Nazwisko i Imię	Uprawnienia	Podpis	Data
Projektant	technik Andrzej Kwiecień	51/79		IV.2007r.
Opracował	technik Andrzej Kwiecień	51/79		IV.2007r.
Sprawdził	mgr inż. Renata Kapusta	50/99		IV.2007r.